


| LEGENDA SIMBOLI GRAFICI   |                 |
|---|-----------------|
| Descrizione   | Simbolo grafico |
| Elementi costruttivi:<br>Porta resistente al fuoco.   | REI 60          |
| Sistemi di controllo fumi:<br>Rilevatori di fumi "indirizzati" a norma UNI EN 54-7, altezza installazione 3-5 m, raggio di copertura 6,5 m      |                 |
| Sistemi di segnalazione:<br>Pulsante di segnalazione manuale allarme antincendio 1 ogni 30 m per attività con rischio di incendio basso e medio |                 |
| Sistemi di spegnimento:<br>Estintore portatile a polvere chimica da kg 6 classi 21A89B  |                 |
| Sistemi di spegnimento:<br>Estintore portatile a CO2  |                 |
| PARETI SEPARANTI E NON PORTANTI EI > 60   |                 |
| PULSANTE DI SGANCIO   |                 |
| DISPOSITIVO DI SEGNALAZIONE ANOMALIE CENTRALINA ALLARME   | ALLARME         |

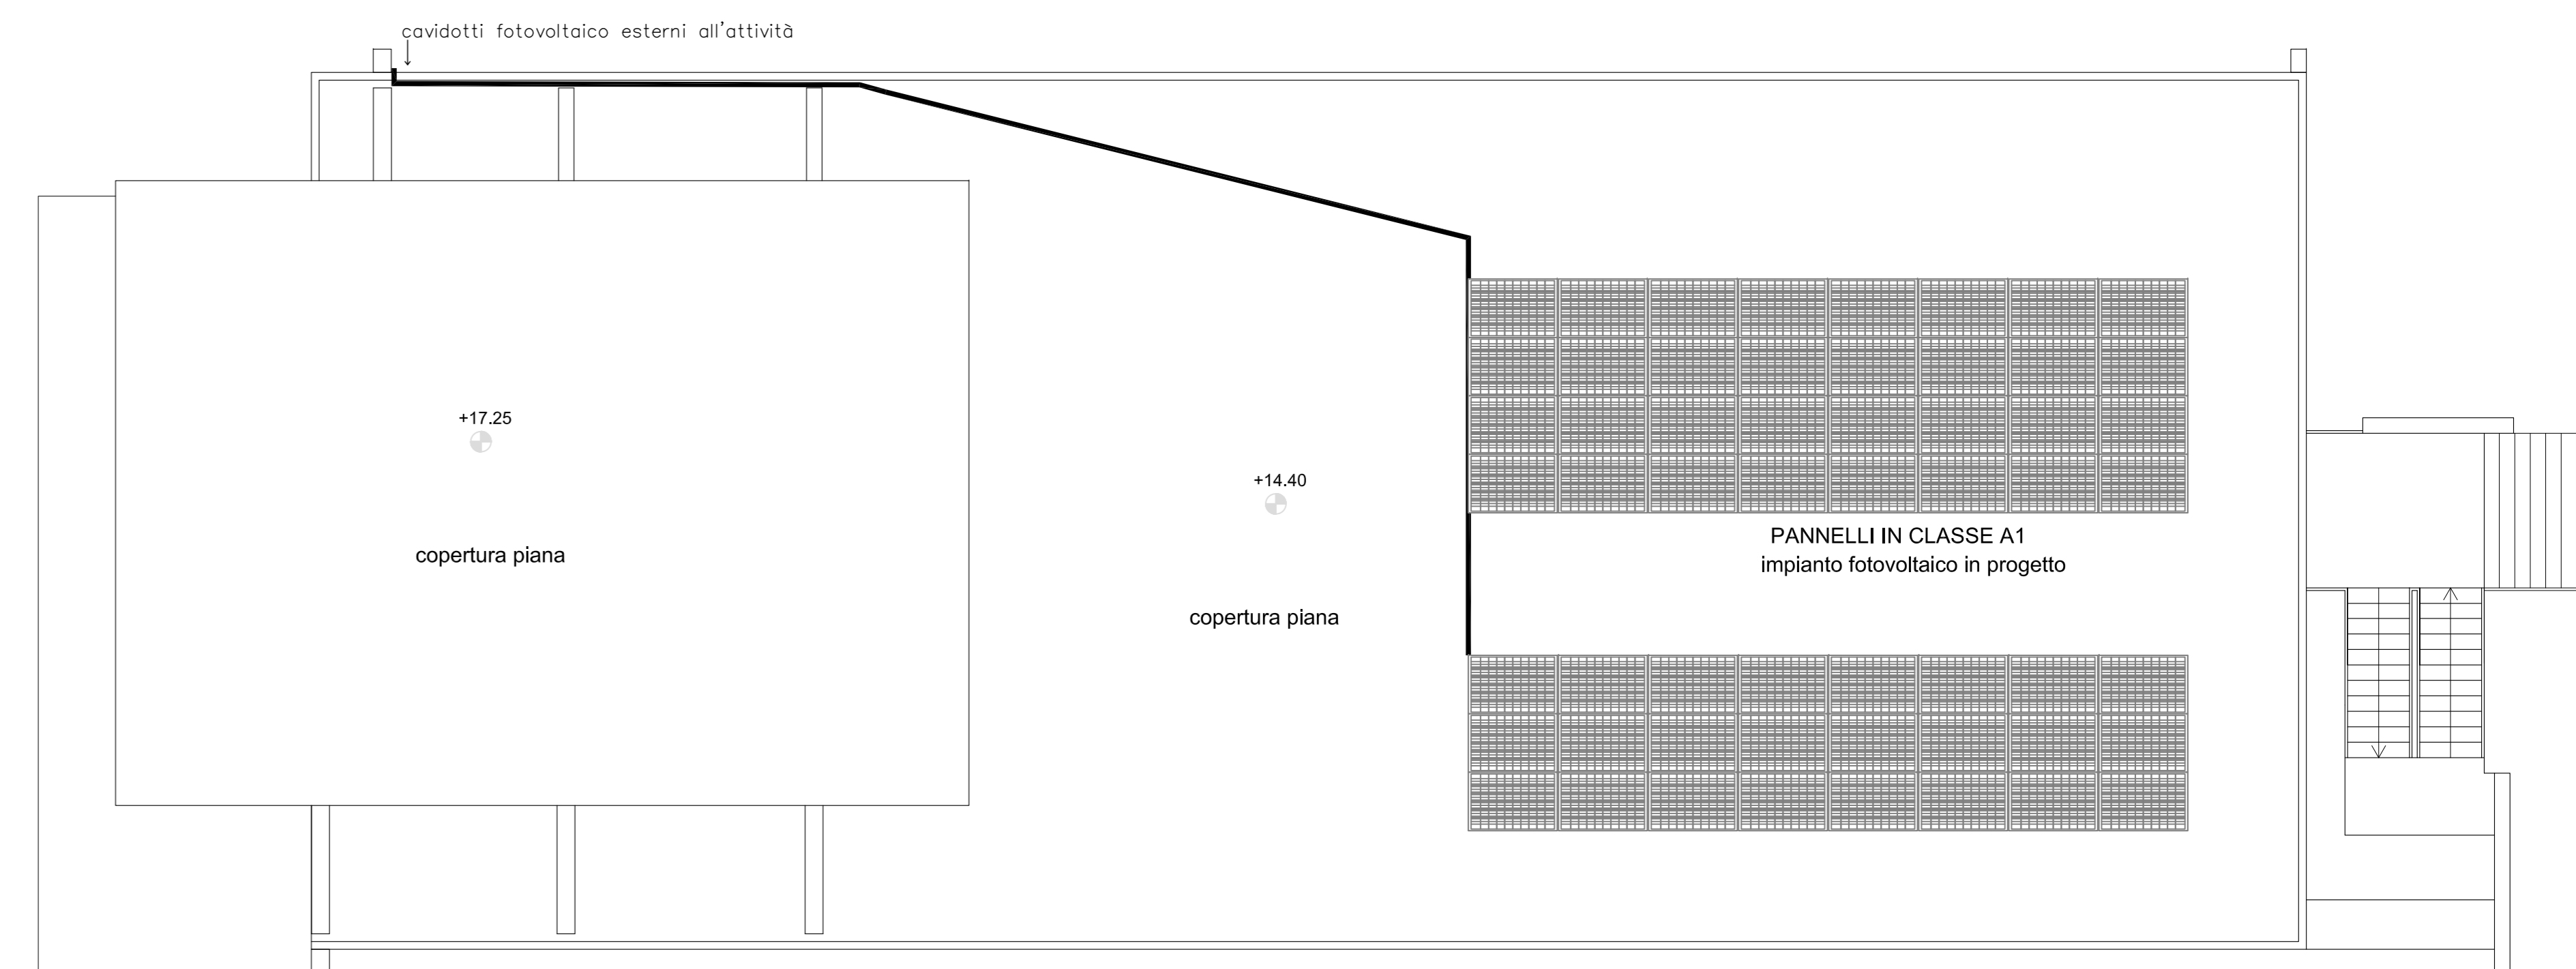

**FUTURA** LA SCUOLA PER L'ITALIA DI DOMANI

Finanziato dall'Unione europea NextGenerationEU

Ministero dell'Istruzione e del Merito

Italiadomani

COMUNE DI RAGUSA

**PROGETTO DI FATTIBILITA' TECNICO ECONOMICA**  
 RICONVERSIONE DI EDIFICIO PUBBLICO ESISTENTE PER LA REALIZZAZIONE DI UN NUOVO ASILO NIDO IN VIA MARIO SPADOLA N. 56 - RAGUSA  
 MISURA PNRR - Missione 4 - Componente 1 - Investimento 1.1  
 CUP: F28H24000340001

Importo Finanziamento PNRR: € 1.140.000,00  
 Importo cofinanziato Fondi Comunali: € 50.205,00  
 Importo Complessivo: € 1.190.205,00

Oggetto: **PREVENZIONE INCENDI**

PIANTA PIANO TERRA scala 1:100  
 IMPIANTO DI CONTROLLO FUMI  
 MEZZI DI ESTINZIONE INCENDIO

TAVOLA  
**PI.04**

Tecnico:  
 ARCH. KATJA BRULLO  
 Studio tecnico: via della Resistenza n. 19-97100 Ragusa  
 pec: katja.brullo@archiwork.it  
 cell: +39 3388756807 studio 0932-624420  
 P.IVA 01087050884

RUP:  
 ING. PAOLA CANNATA